


CAIXAS D'ÁGUA SUPERIORES

ESC.: 1:50

DETALHES DILUIDORES

ESC.: 1:25

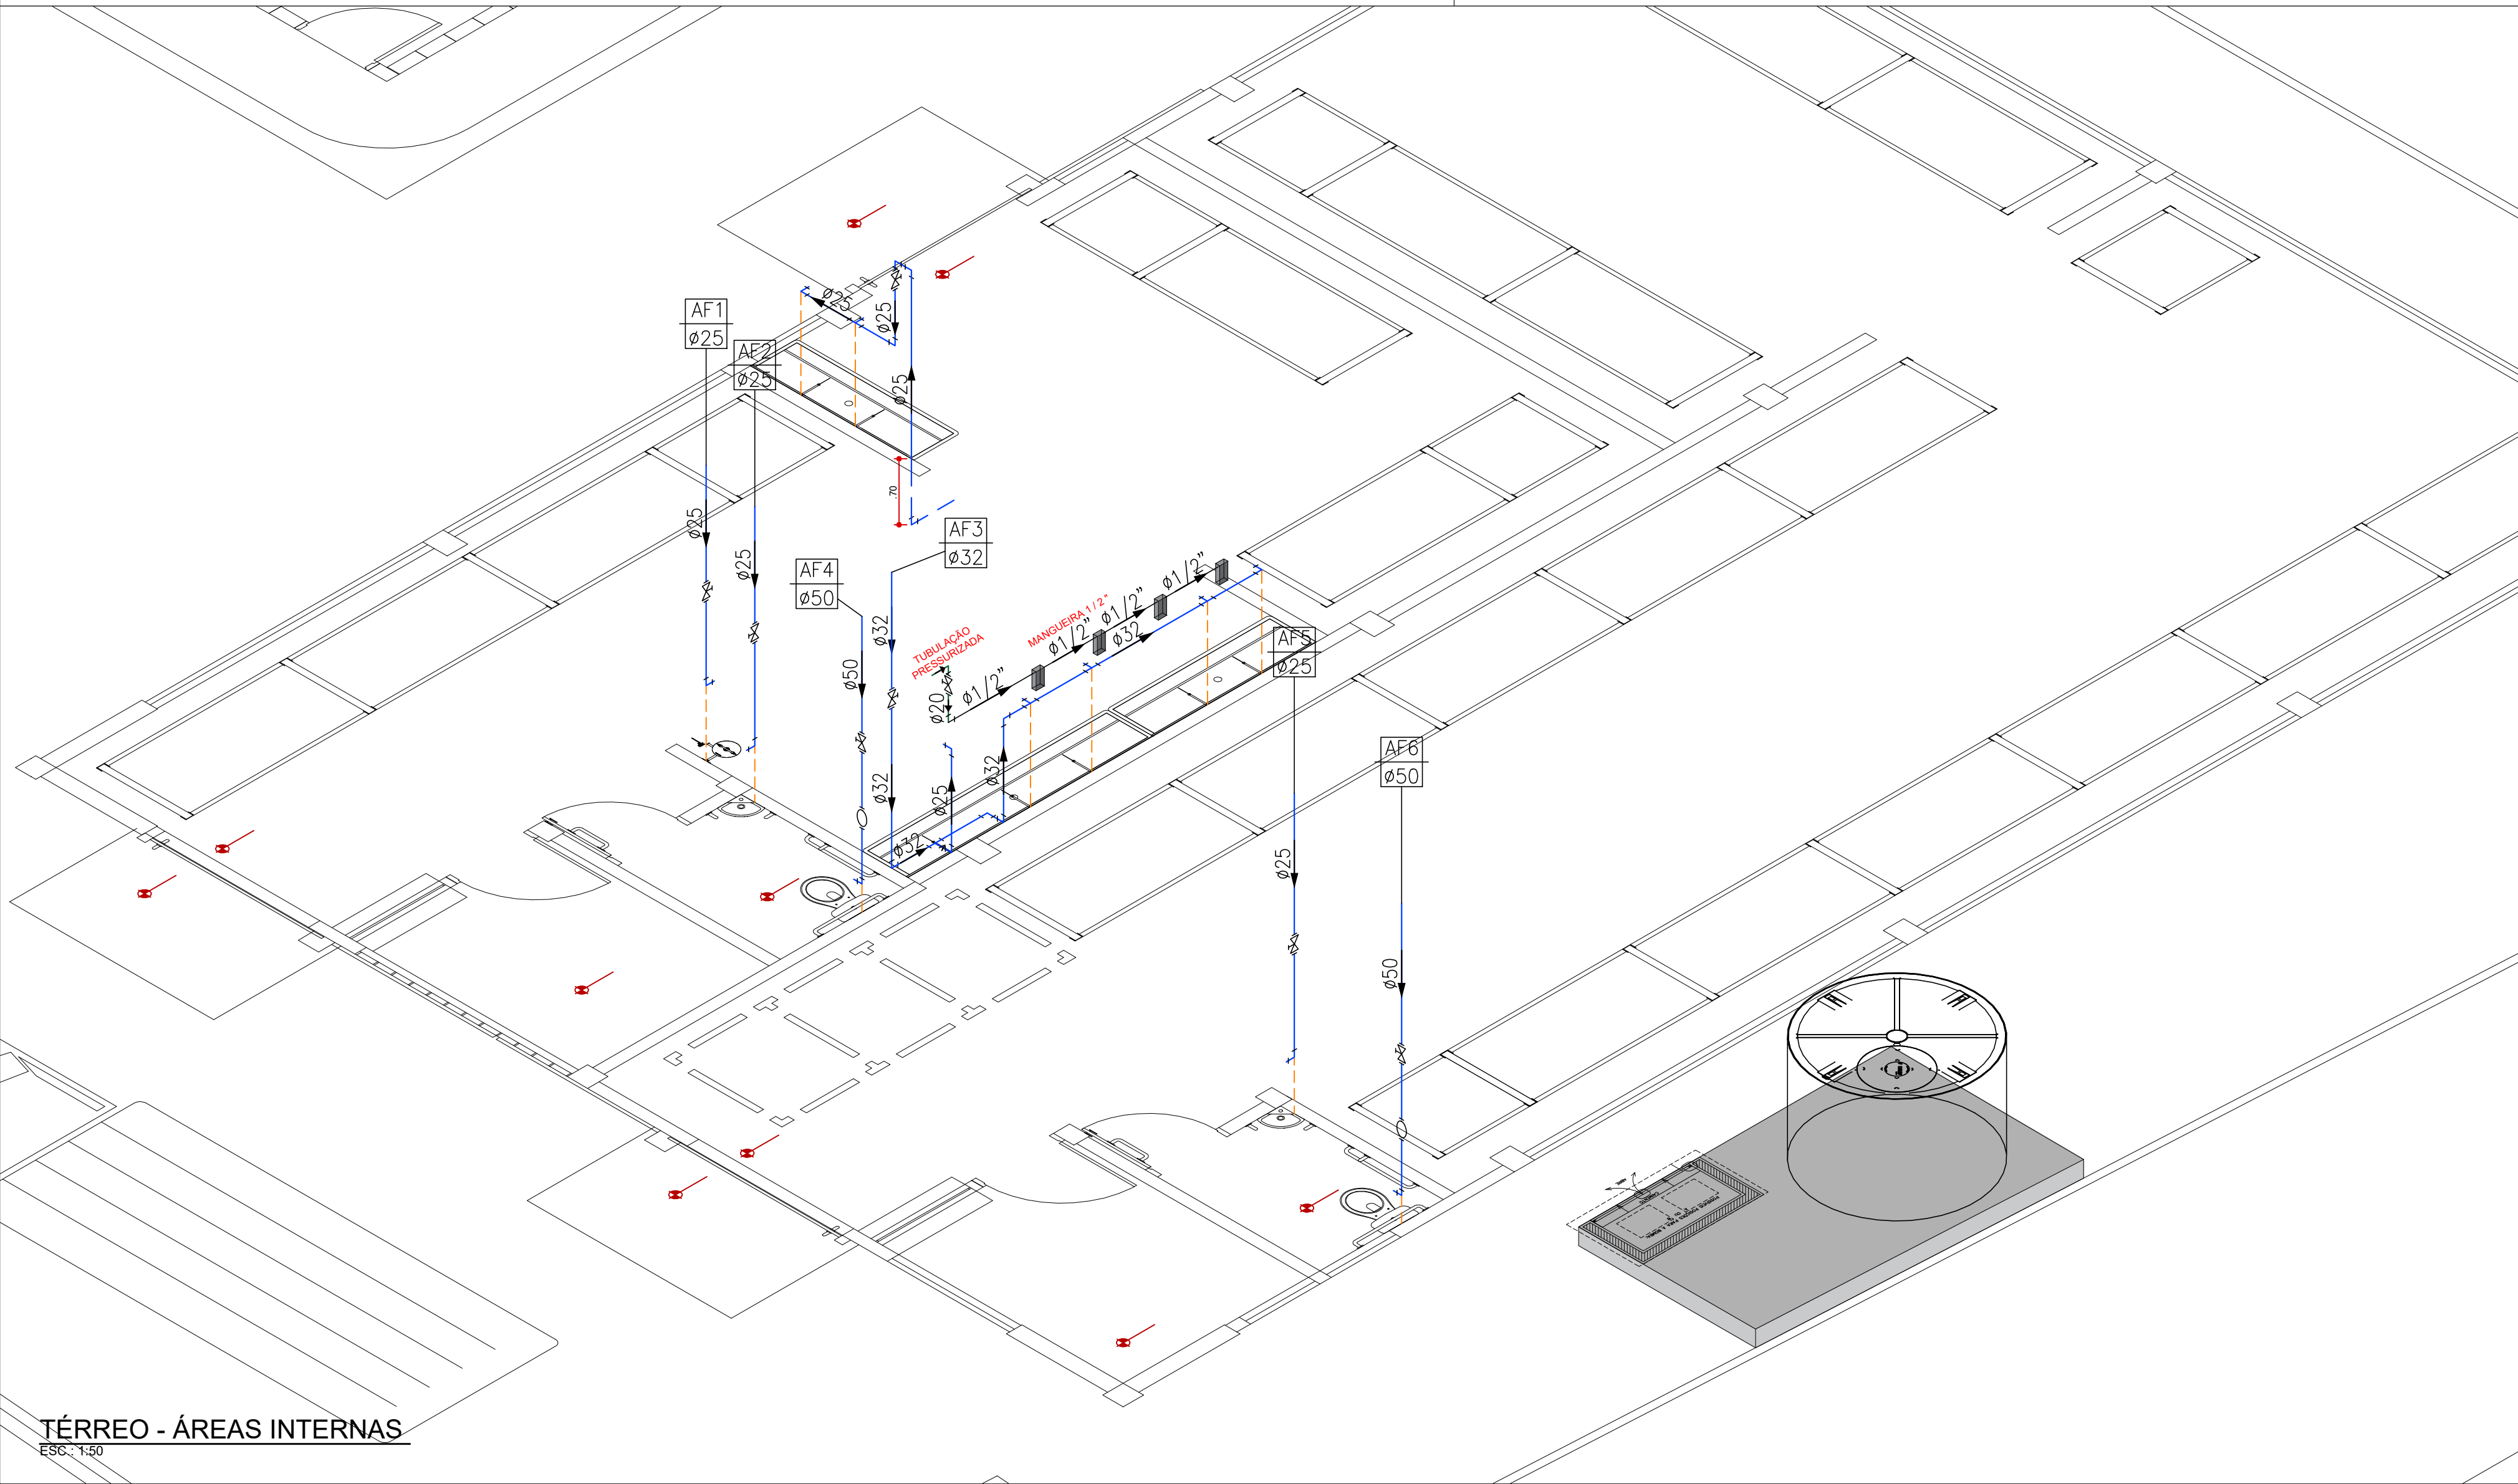

TÉRREO - ÁREAS INTERNAS

ESC.: 1:50

LEGENDA:

PVC Soldável marrom	
•	- Joelho 90 20mm (Detalhado/Desce)
•	- Joelho 90 20mm (Detalhado/Sobe)
•	- Joelho 90 com bucha de latão 20mmx1/2" (Detalhado/em Planta)
•	- Tê c/bucha de latão na bolsa central 20mmx1/2" (Detalhado/em Planta)
•	- Bucha de redução curta 32x25mm (Unifilar/em Planta)
•	- Bucha de redução curta 50x40mm (Unifilar/em Planta)
•	- Curva 90 20mm (Unifilar/em Planta)
•	- Curva 90 25mm (Unifilar/em Planta)
•	- Curva 90 32mm (Unifilar/em Planta)
•	- Curva 90 50mm (Unifilar/em Planta)
•	- Curva 90 60mm (Unifilar/em Planta)
•	- Joelho 90 50mm (Unifilar/em Planta)
•	- Joelho 90 com bucha de latão 20mmx1/2" (Unifilar/em Planta)
•	- Joelho 90 com bucha de latão 25mmx1/2" (Unifilar/em Planta)
•	- Joelho 90 com bucha de latão 25mmx3/4" (Unifilar/em Planta)
•	- Joelho 90 com bucha de latão 32mmx3/4" (Unifilar/em Planta)
•	- Tê 25mm (Unifilar/em Planta)
•	- Tê 32mm (Unifilar/em Planta)
•	- Tê 50mm (Unifilar/em Planta)
•	- Tê c/bucha de latão na bolsa central 25mmx1/2" (Unifilar/em Planta)
•	- Tê c/bucha de latão na bolsa central 32mmx3/4" (Unifilar/em Planta)
Registros, Valv., Hid	
•	- Registro Esfera rápido 1/2" (Detalhado/em Planta)
•	- Registro de Gaveta bruto 1" (Unifilar/em Planta)
•	- Registro de Gaveta bruto 1.1/2" (Unifilar/em Planta)
•	- Registro de Gaveta bruto 3/4" (Unifilar/em Planta)
•	- Registro Esfera rápido 1.1/2" (Unifilar/em Planta)
•	- Registro Esfera rápido 1/2" (Unifilar/em Planta)
•	- Válvula de Descarga 1.1/4" (Unifilar/em Planta)
Simbologia - Outros	
•	- Bomba - (Unifilar/em Planta)
PRUMADAS	
AF	Água Fria
TUBULAÇÃO	
—	- Tubo PVC Soldável marrom (NBR 5648/pe CP19) 1/2" (Detalhado)
—	- Tubo PVC Soldável marrom (NBR 5648/pe CP19) 20mm (Detalhado)
—	- Tubo PVC Soldável marrom (NBR 5648/pe CP19) (Unifilar)

ESTE PROJETO NÃO PODERÁ SOFRER MODIFICAÇÕES SEM A PRÉVIA AUTORIZAÇÃO DO DEPARTAMENTO DE ENGENHARIA DA PRODESAN

OBRA / PROJETO DEOP - ALMOXARIFADO E CENTRAL DE DILUIÇÃO	PROJETO ENGº ENGº ENGº MARIANA MIZIARA AMUI COLABORAÇÃO DOUGLAS OLIVEIRA SANTANA ALVARO MACHADO	BÁSICO HIDRÁULICA AF 03 FOLHA 3/3
AV. RANGEL PESTANA, 437 - JABAQUARA - SANTOS	ESCALA 1/75 ARQUIVO	DATA 23 março 23 REVISÃO 00
TÍTULO PROJETO HIDRÁULICO - INSTALAÇÃO DE ÁGUA FRIA TÉRREO - ÁREAS INTERNAS E CAIXAS D'ÁGUA SUPERIORES		

PROGRESSO E DESENVOLVIMENTO DE SANTOS